


LEGENDA	
	GRIGLIA DI IMMISSIONE
	GRIGLIA DI ASPIRAZIONE
	CANALE DI IMMISSIONE A SOFFITTO
	CANALE DI ASPIRAZIONE A SOFFITTO
	CANALE DI ASPIRAZIONE A PAVIMENTO

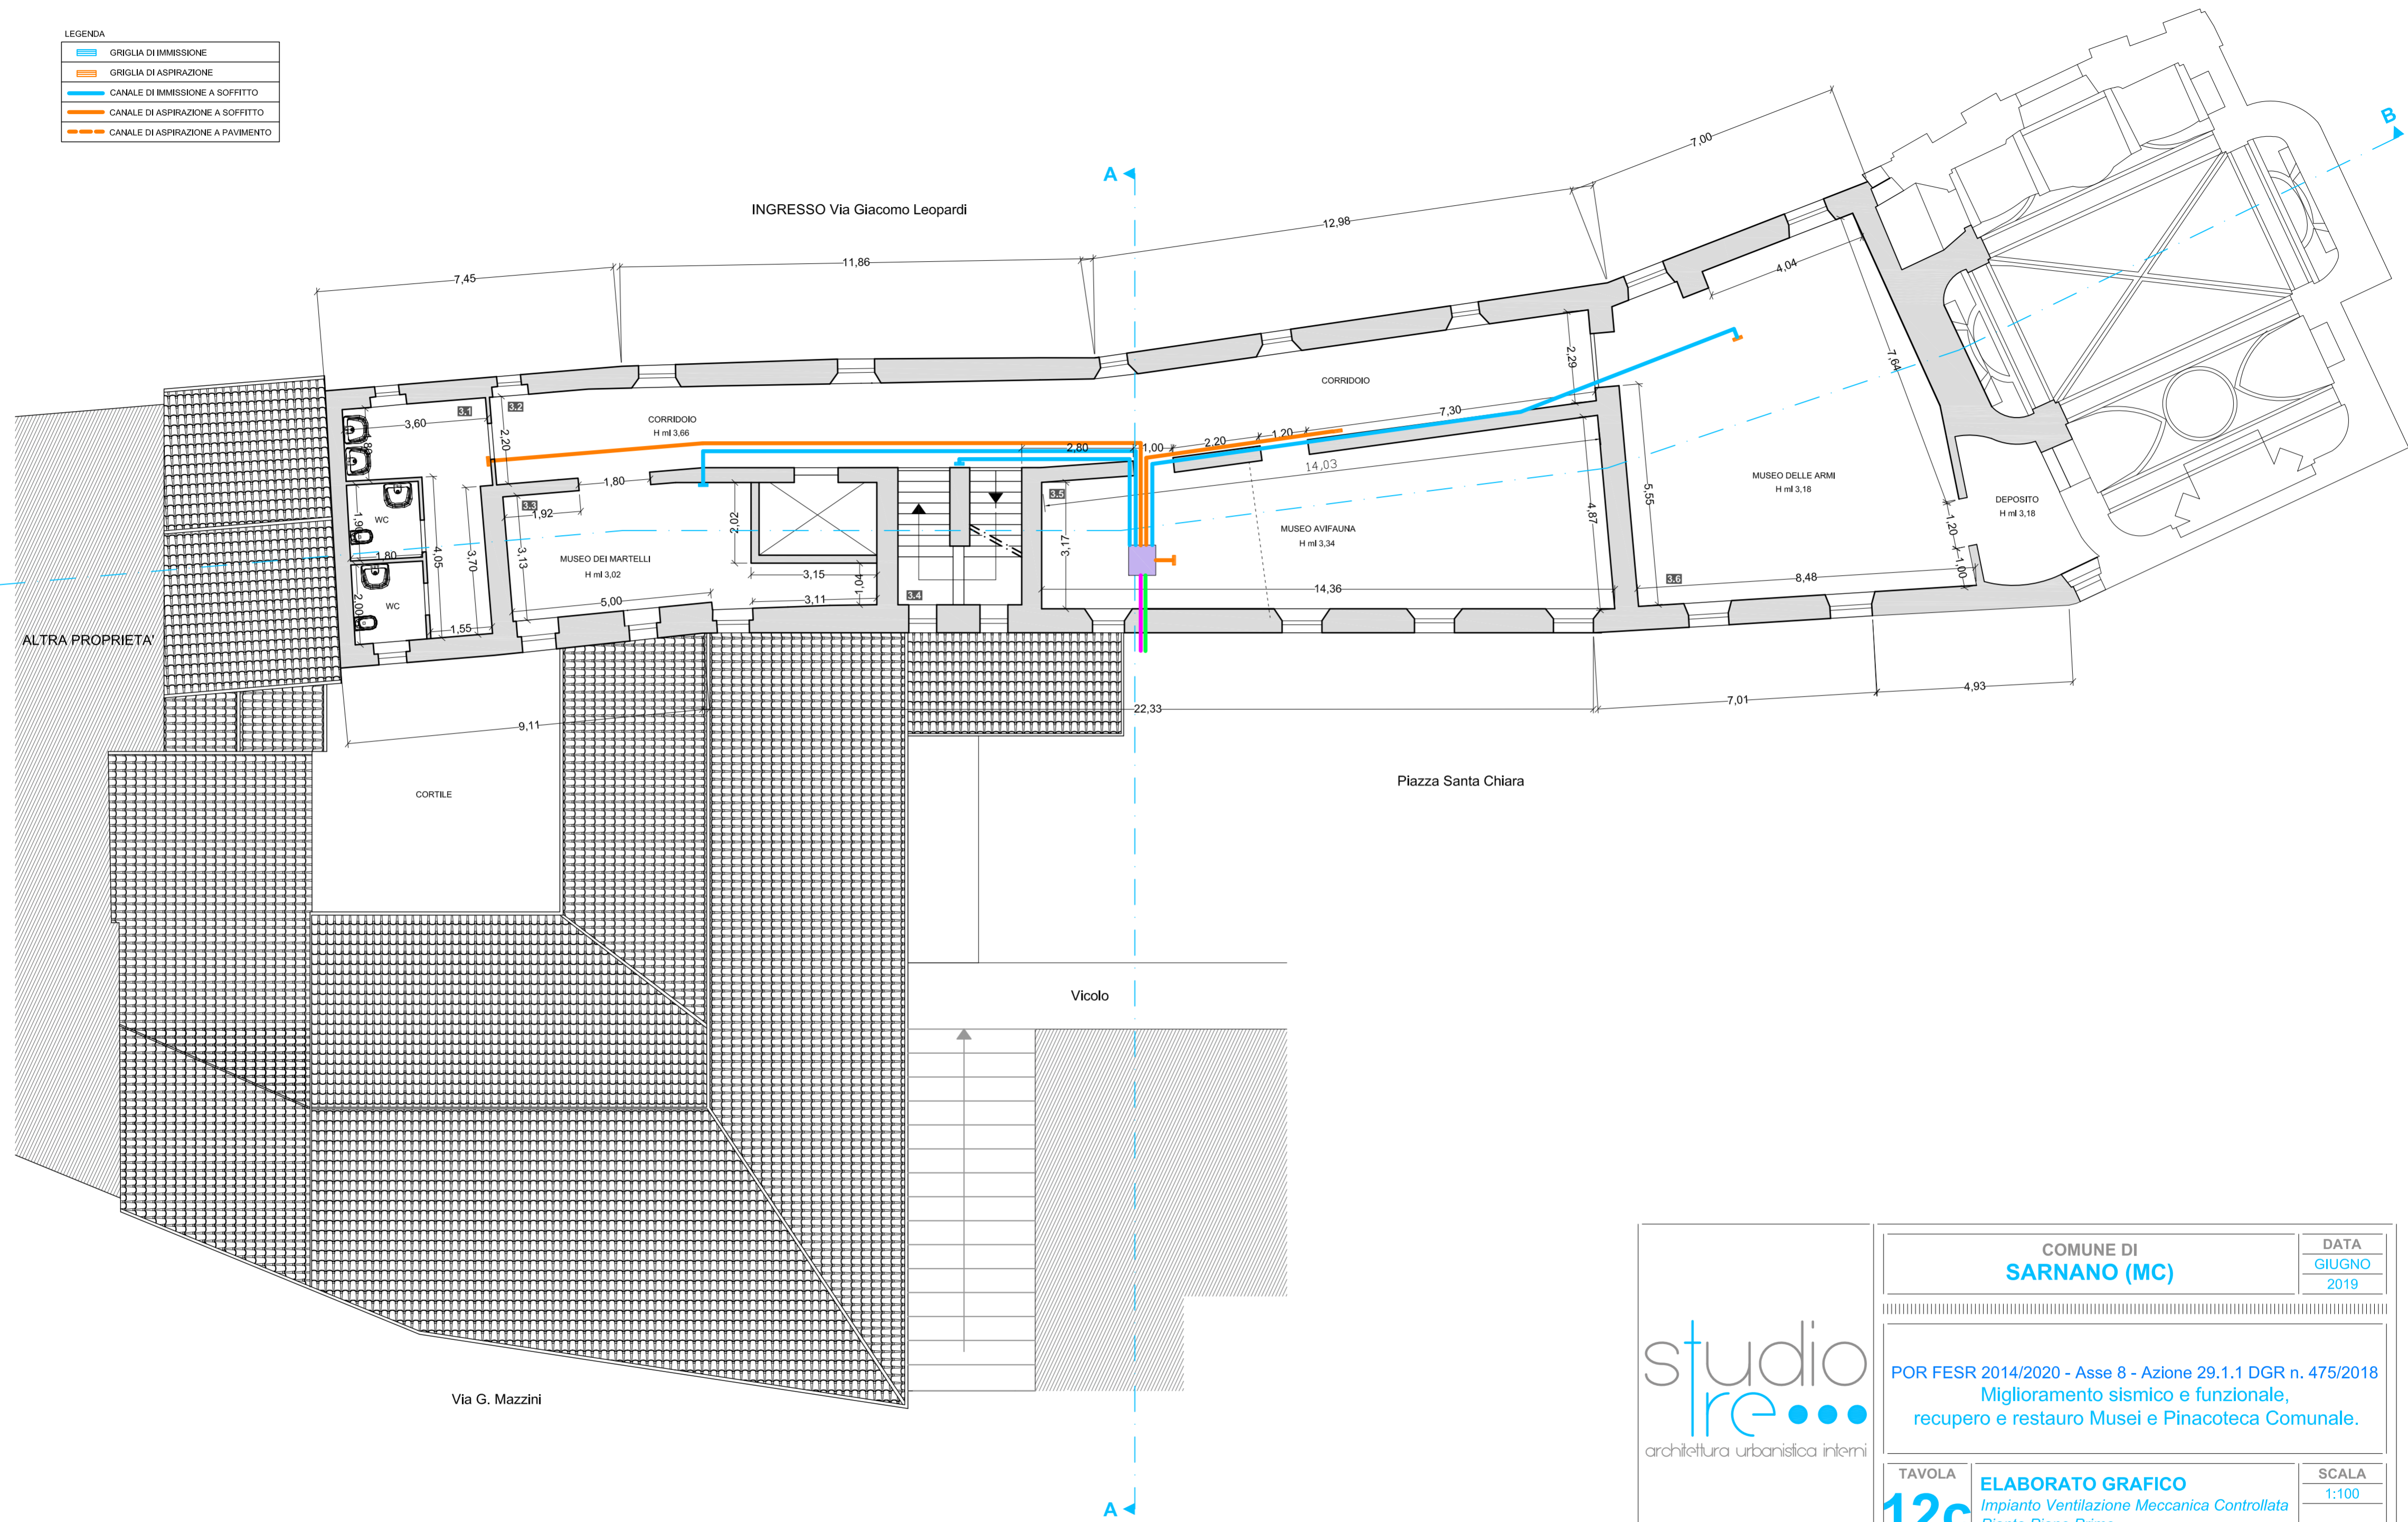

PIANTA PIANO PRIMO

architettura urbanistica interni

63854 Santa Vittoria in Matenano (FM)
 Ponte Maglio - C.da Santa Croce n° 24/a
 Telefono/Fax: +39 0734 780398
 e-mail: info.studiore@gmail.com

COMUNE DI SARNANO (MC)		DATA GIUGNO 2019
POR FESR 2014/2020 - Asse 8 - Azione 29.1.1 DGR n. 475/2018 Miglioramento sismico e funzionale, recupero e restauro Musei e Pinacoteca Comunale.		
TAVOLA 12c	ELABORATO GRAFICO Impianto Ventilazione Meccanica Controllata Pianta Piano Primo	SCALA 1:100
PROPRIETA' AMMINISTRAZIONE COMUNALE	IL TECNICO	
UBICAZIONE Via Giacomo Leopardi		